

PLANTA BAIXA
ESCALA: 1/25

- NOTAS**
- TODAS AS MEDIDAS DEVERÃO SER CONFERIDAS NA OBRA;
 - AS COTAS DO DETALHAMENTO SEMPRE PREVALECEM EM RELAÇÃO AS DO PROJETO BÁSICO;
 - AS COTAS DO DESENHO SEMPRE PREVALECEM EM RELAÇÃO A ESCALA;
 - AS COTAS INDICAM SUPERFÍCIES ACABADAS;
 - O DETALHAMENTO PARA CORRETO DESEMPENHO DO CONJUNTO É DE EXCLUSIVA RESPONSABILIDADE DOS FORNECEDORES.

GOVERNO DO DISTRITO FEDERAL
Secretaria de Estado da Agricultura, Abastecimento e Desenvolvimento Rural do Distrito Federal - SEAGRI/DF
Subsecretaria de Administração Geral - SUAG
Diretoria de Logística e Apoio Operacional - DILOG
Gerência de Projetos de Engenharia - GEPROE

ENDEREÇO: **RODOVIA DF-150, KM 0, SENTIDO SUL, SOBRADINHO II, BRASÍLIA/DF**

PROPRIETÁRIO: **SEC. DE ESTADO DA AGRICULTURA, ABASTECIMENTO E DES. RURAL DO DF**

AUTOR DO PROJETO: **EMANUEL FERNANDES LACERDA** CREA: **24.667/D-DF**

RESPONSÁVEL TÉCNICO: _____ CREA: _____

PROPRIETÁRIO
AUTOR DO PROJETO: *Emanuel Fernandes Lacerda* CREA
RESPONSÁVEL TÉCNICO _____ CREA

DI/FO _____ DI/FO _____
CREA _____

NOVO EMPÓRIO RURAL DO COLORADO


**PROJETO DE INSTALAÇÕES SANITÁRIAS
PLANTA BAIXA**

SAN-01/02


DATA: MARÇO/2023 ESCALA: INDICADA ÁREA: 747,28m²
VISTO: DESENHO: GUSTAVO Nº DE PRANCHAS: 2

Legenda detalhada - Pavimento		
Caixa Sifonada	Lavatório Residencial com sifão	Ramais de Ventilação
PVC Acessórios	PVC Acessórios	PVC Esgoto
Caixa sifonada 150x150x50	Sifão de copo p/ pia e lavatório 1" - 1.1/2"	Joelho 90 50 mm
1pc	1pc	1pc
Caixas de passagem DN 60	Válvula p/ lavatório e tanque 1"	Tê sanitário 50 mm - 50 mm
Caixas de Passagem DN 60 cm	1pc	1pc
Caixa de passagem modulada DN 60 cm	PVC Esgoto	Te sanitário
1pc	Curva 90 curta 40 mm	PVC Esgoto
Curva 45 Longa para Esgoto Sanitário	Joelho 90 c/anel p/ esgoto secundário 40 mm - 1.1/2"	Tê sanitário 100 mm - 50 mm
1pc	1pc	1pc
PVC Esgoto	Tubo rígido c/ ponta lisa 40 mm	Vaso Sanitário c/ curva 90°
Curva 45 longa 100 mm	0.6m	PVC Esgoto
1pc	0.6m	Curva 90 curta 100 mm
Curva 45° curta	Lavatório de Uso Geral	1pc
PVC Esgoto	PVC Acessórios	
Curva 45 curta 100 mm	Sifão de copo p/ pia e lavatório 1" - 1.1/2"	
1pc	1pc	
Curva 90 curta	Válvula p/ lavatório e tanque 1"	
PVC Esgoto	1pc	
Curva 90 curta 50 mm	PVC Esgoto	
1pc	Curva 90 curta 40 mm	
Joelho 45	Joelho 90 c/anel p/ esgoto secundário 40 mm - 1.1/2"	
PVC Esgoto	1pc	
Joelho 45 40 mm	Tubo rígido c/ ponta lisa 40 mm	
1pc	0.6m	
Junção invertida	Mictório de Válvula de Descarga- DN 75mm	
PVC Esgoto	PVC Acessórios	
Junção invertida 75 mm x 50 mm	Sifão flexível p/ Mictório 1.1/4" - 2"	
1pc	1pc	
Junção simples	PVC Esgoto	
PVC Esgoto	Joelho 90 75 mm	
Junção simples 100 mm - 100 mm	Redução excêntrica 75 mm - 50 mm	
1pc	2pc	
	Tubo rígido c/ ponta lisa 75 mm - 3"	
	0.6m	


Lista de materiais - Pavimento		
Esgoto	Luva simples	
Caixas de Passagem	100 mm	11 pc
Caixa de passagem modulada DN 60 cm	75 mm	3 pc
7 pc	Redução excêntrica 75 mm - 50 mm	1 pc
PVC Acessórios	Tubo PVC ponta-bolsa c/ virola 150x150x50	31.42 m
Caixa sifonada 150x150x50	50 mm - 2"	59.2 m
3 pc	Tubo rígido c/ ponta lisa 100 mm - 4"	8.44 m
Sifão de copo p/ pia e lavatório 1" - 1.1/2"	40 mm	20.82 m
25 pc	50 mm - 2"	4.06 m
Sifão flexível p/ Mictório 1.1/4" - 2"	75 mm - 3"	3.4 m
1 pc	Tê sanitário 100 mm - 50 mm	2 pc
Válvula p/ lavatório e tanque 1"	50 mm - 50 mm	17 pc
25 pc	Unidades de tratamento	
PVC Esgoto	Alça	
Curva 45 curta 100 mm	Ferro	5 pc
2 pc	Argamassa	
Curva 45 longa 75 mm	Argamassa	0.21 m³
1 pc	Brita	
Curva 90 curta 100 mm	n°3	0.21 m³
4 pc	n°4	1.2 m³
40 mm	Concreto	2.04 m³
25 pc	Concreto	
Joelho 45 40 mm	Tampa	
2 pc	Hermética	1 pc
Joelho 90 100 mm	Tijolo	
1 pc	Furado	108 pc
50 mm	Ventilação	
75 mm	PVC Esgoto	
2 pc	Joelho 90 c/anel p/ esgoto secundário 40 mm - 1.1/2"	
Joelho 90 c/anel p/ esgoto secundário 40 mm - 1.1/2"	Tubo rígido c/ ponta lisa 50 mm - 2"	2.38 m
25 pc		
Junção invertida 75 mm x 50 mm		
1 pc		
Junção simples 100 mm - 75 mm		
2 pc		
100 mm - 100 mm		
2 pc		
40 mm x 40 mm		
1 pc		

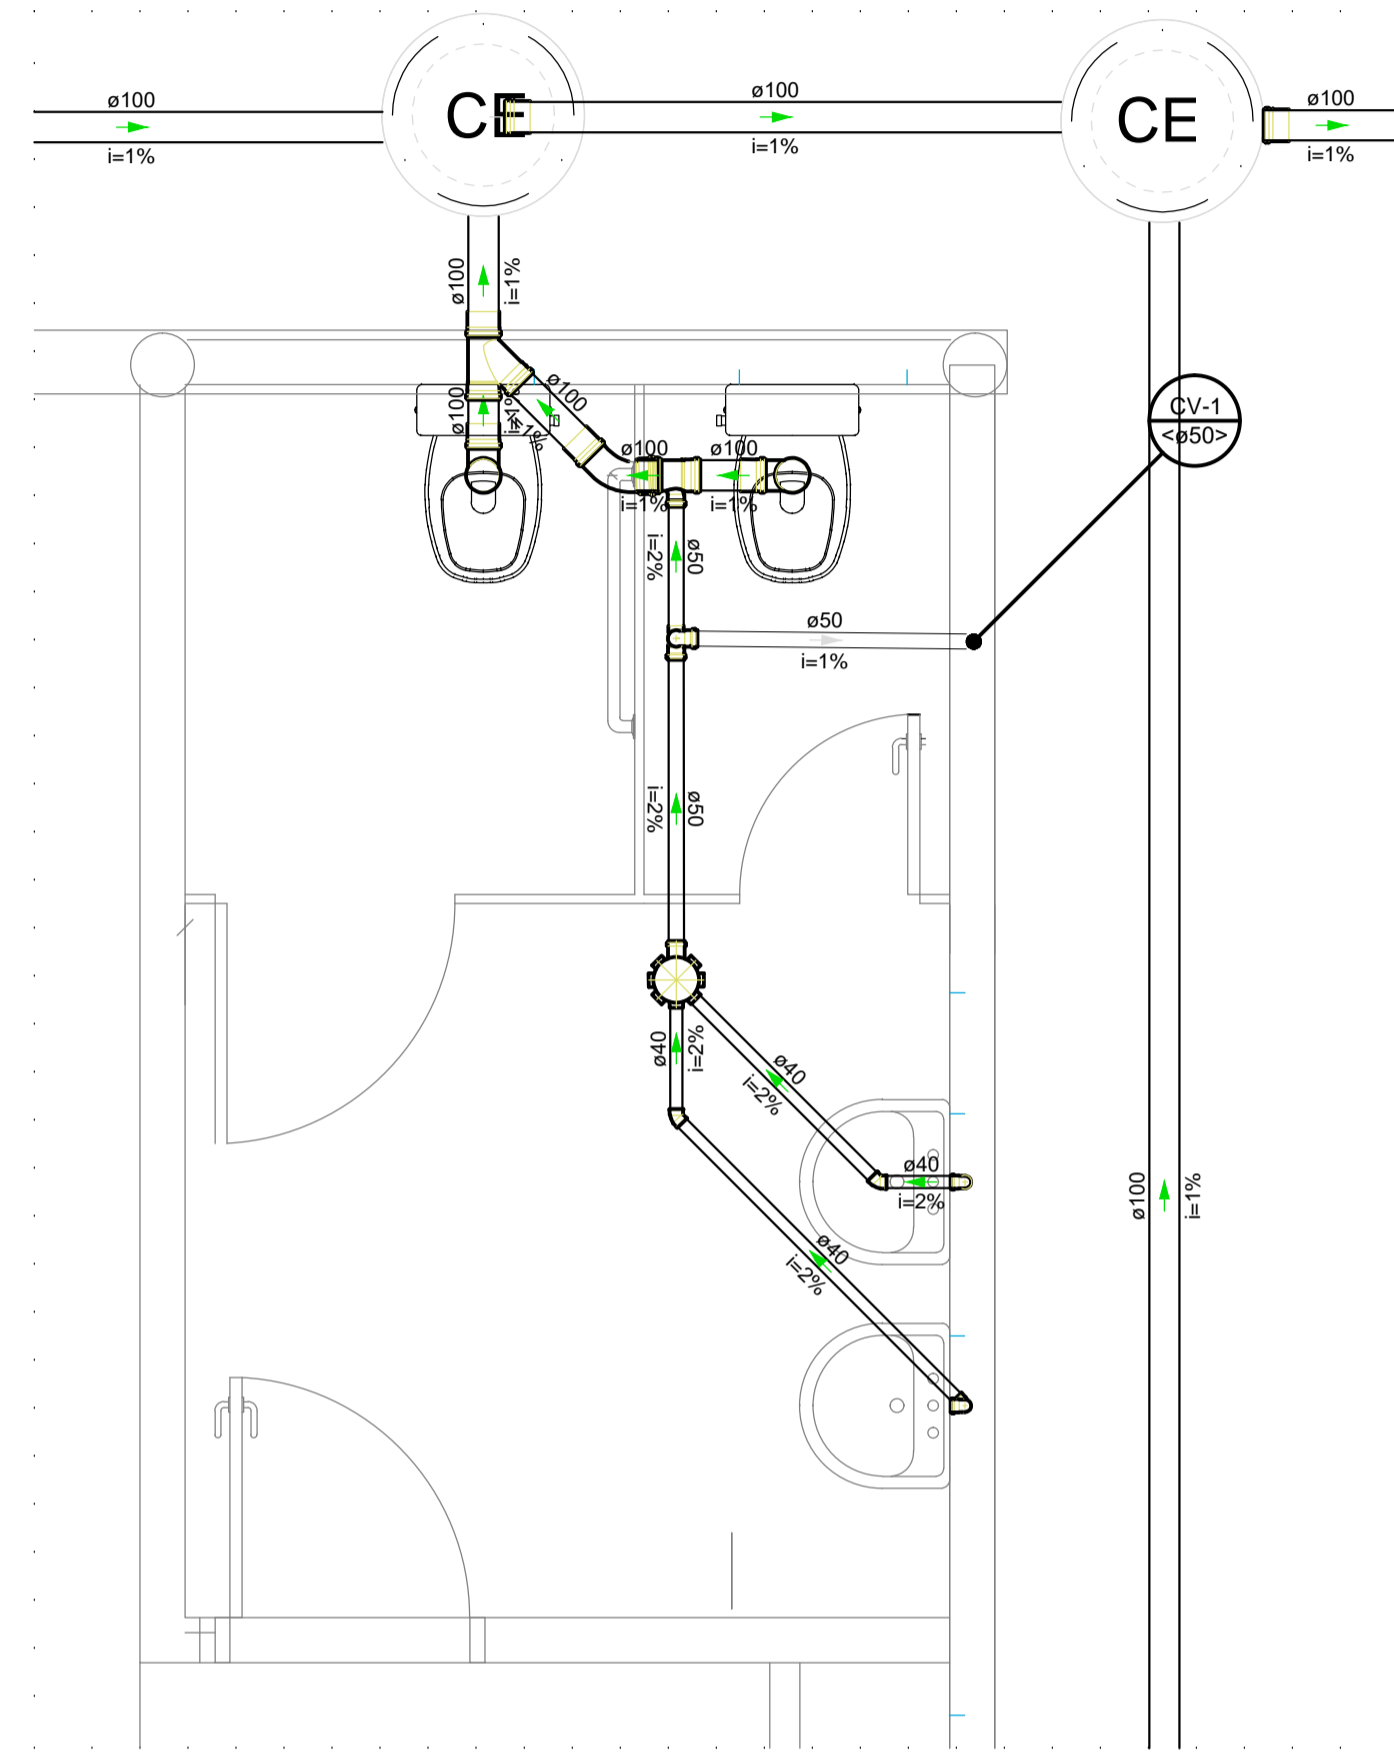


Detalhe SAN-1
Escala 1:25

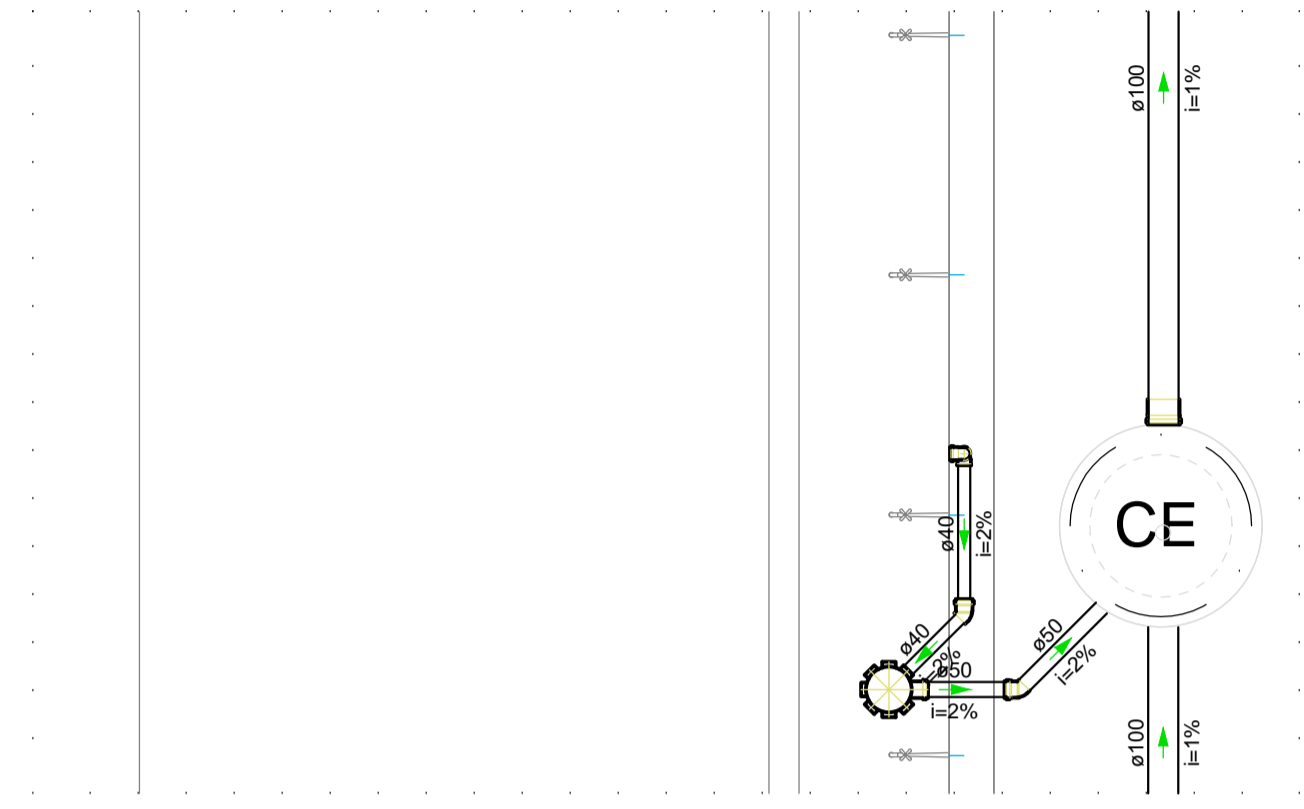


Detalhe SAN-3
Escala 1:25

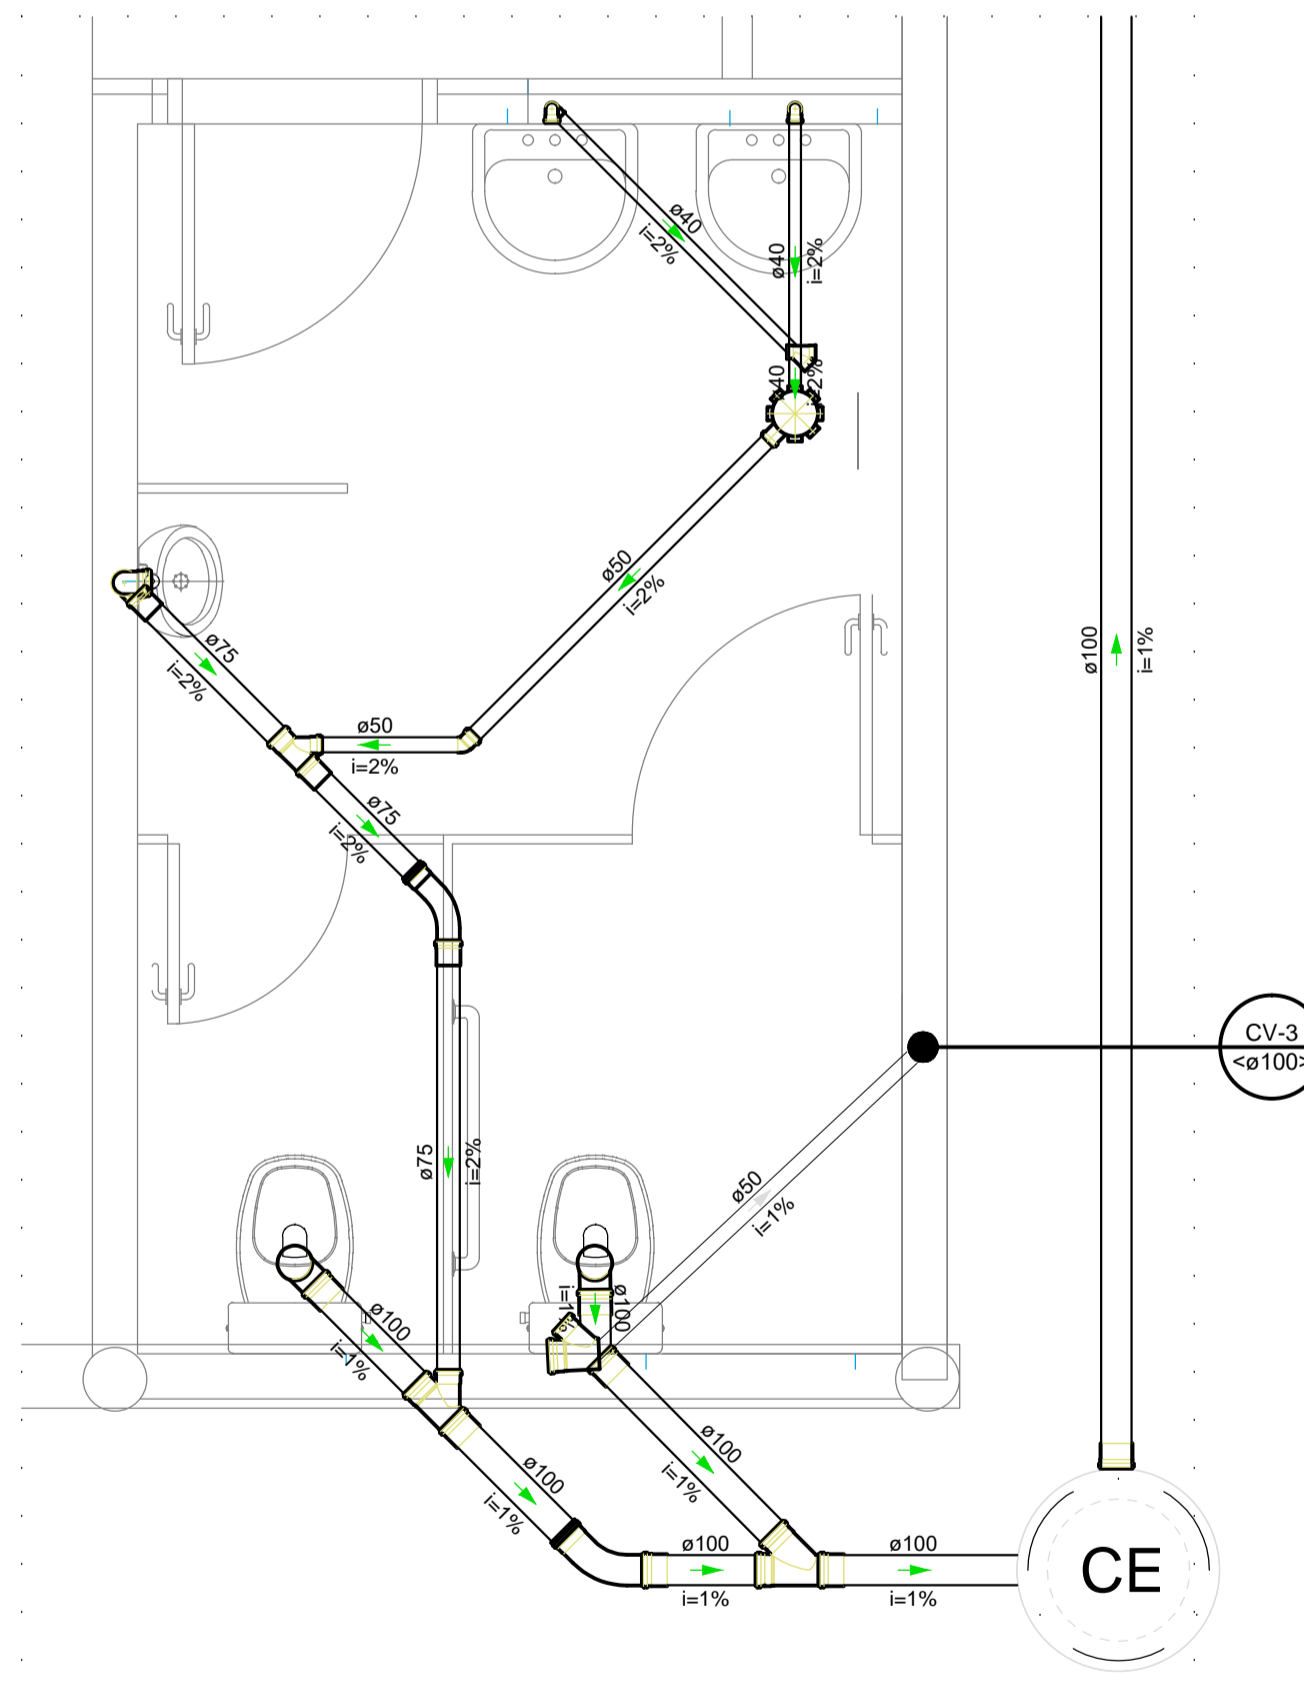


Detalhe SAN-2
Escala 1:25

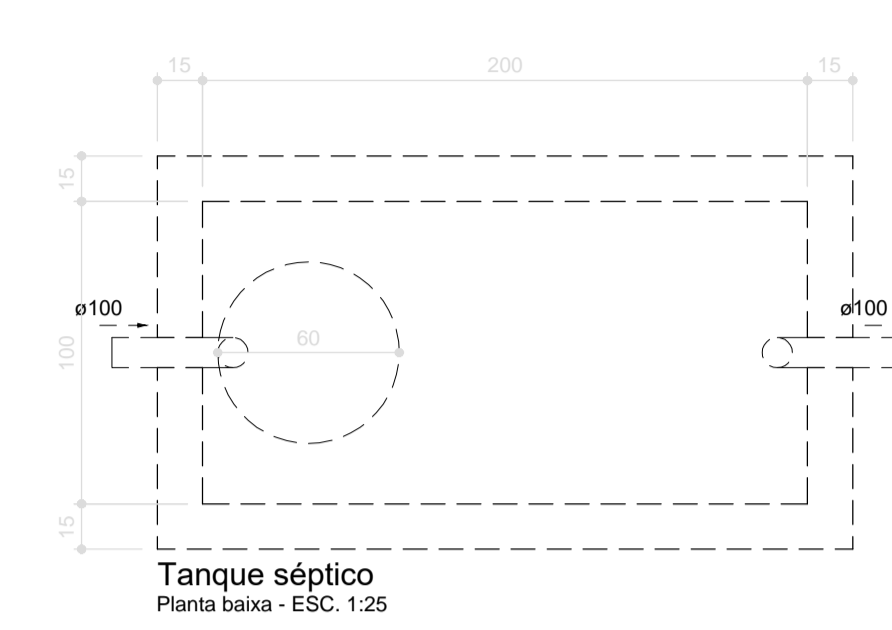


Tanque séptico
Planta baixa - ESC. 1:25

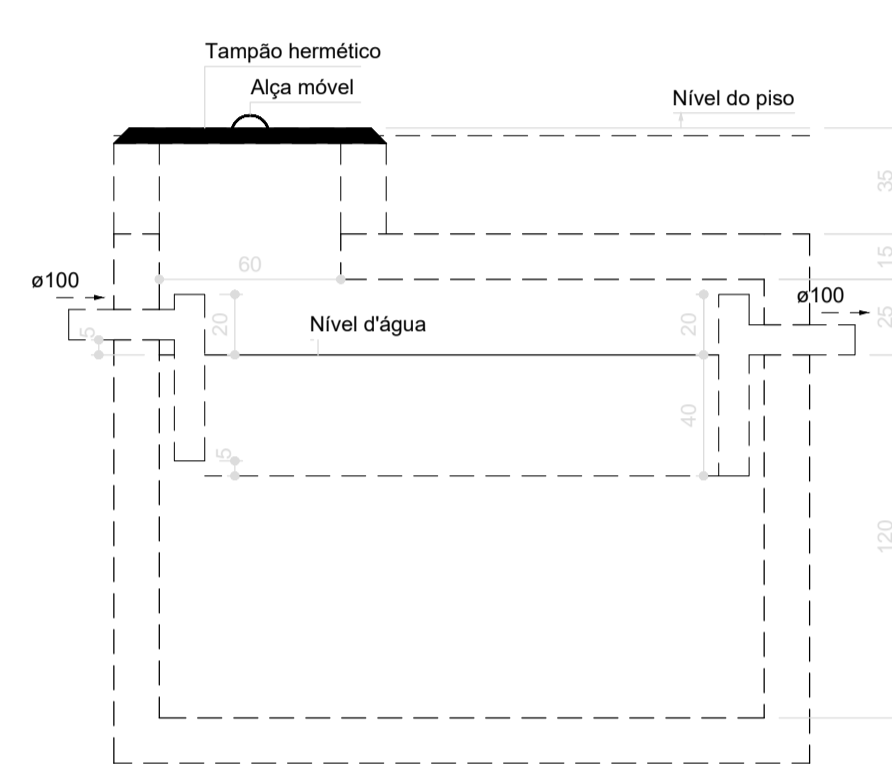


Tanque séptico
Corte 1 - ESC. 1:25

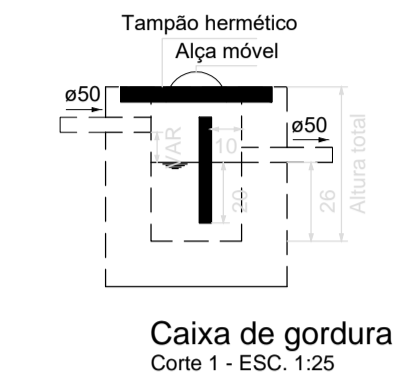

Caixa de gordura
Corte 1 - ESC. 1:25

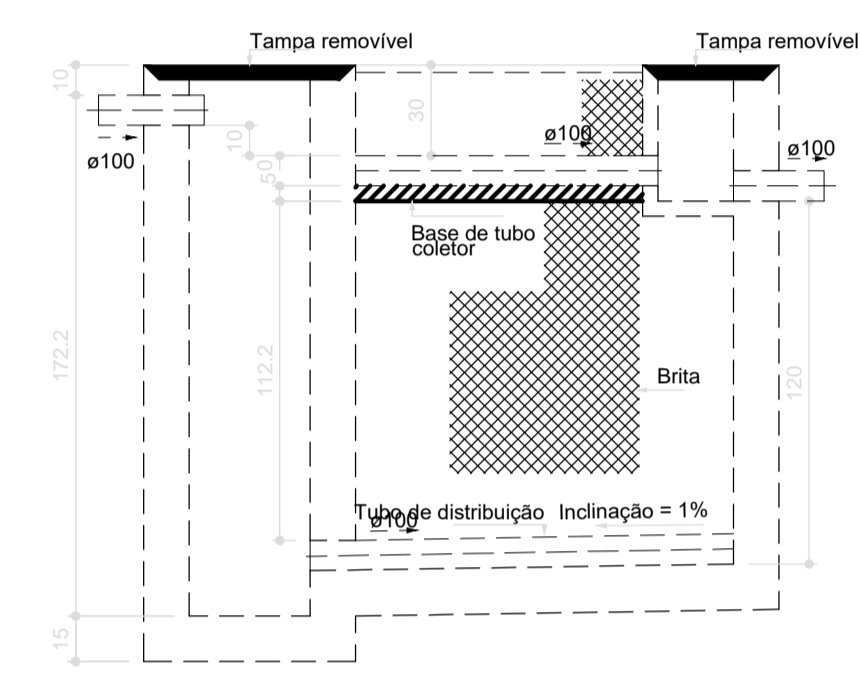

Filtro anaeróbio
Corte 1 - ESC. 1:25

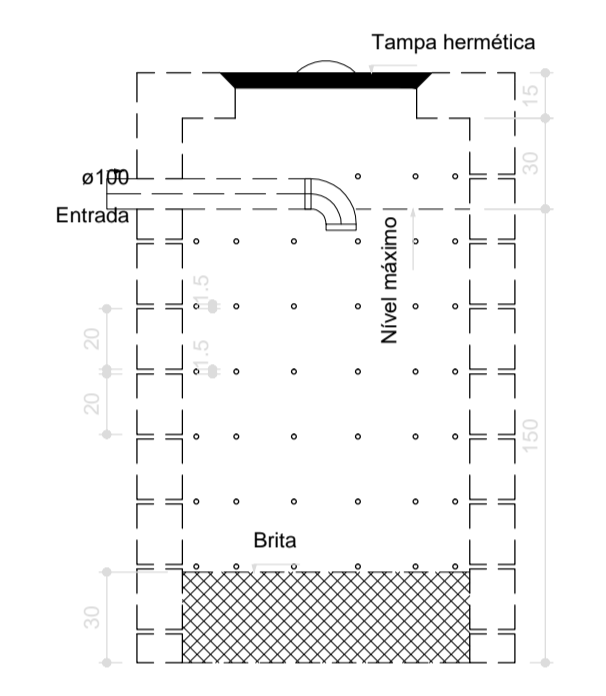

Sumidouro
Corte 1 - ESC. 1:25

- NOTAS
- TODAS AS MEDIDAS DEVERÃO SER CONFERIDAS NA OBRA;
 - AS COTAS DO DETALHAMENTO SEMPRE PREVALECEM EM RELAÇÃO AS DO PROJETO BÁSICO;
 - AS COTAS DO DESENHO SEMPRE PREVALECEM EM RELAÇÃO A ESCALA;
 - AS COTAS INDICAM SUPERFÍCIES ACABADAS;
 - O DETALHAMENTO PARA CORRETO DESEMPENHO DO CONJUNTO É DE EXCLUSIVA RESPONSABILIDADE DOS FORNECEDORES.

GOVERNO DO DISTRITO FEDERAL
Secretaria de Estado da Agricultura, Abastecimento e Desenvolvimento Rural do Distrito Federal - SEAGRI/DF
Subsecretaria de Administração Geral - SUAG
Diretoria de Logística e Apoio Operacional - DIALOG
Gerência de Projetos de Engenharia - GEPROE

ENDEREÇO: **RODOVIA DF-150, KM 0, SENTIDO SUL, SOBRADINHO II, BRASÍLIA/DF**


PROPRIETÁRIO: **SEC. DE ESTADO DA AGRICULTURA, ABASTECIMENTO E DES. RURAL DO DF**

AUTOR DO PROJETO: **EMANUEL FERNANDES LACERDA** CREA: **24.667/D-DF**

ENGENHEIRO CIVIL -

RESPONSÁVEL TÉCNICO: _____ CREA: _____

PROPRIETÁRIO

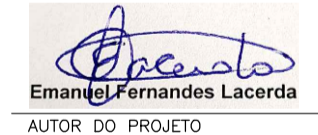
Emanuel Fernandes Lacerda
AUTOR DO PROJETO CREA

RESPONSÁVEL TÉCNICO CREA

DILFO

DILFO

CREA

NOVO EMPÓRIO RURAL DO COLORADO

PROJETO DE INSTALAÇÕES SANITÁRIAS
DETALHAMENTOS

DATA: MARÇO/2023 ESCALA: INDICADA ÁREA: 747,28m²

VISTO DESENHO: GUSTAVO Nº DE PRANCHAS: 2

SAN-02/02